


位置図 S=1:25,000

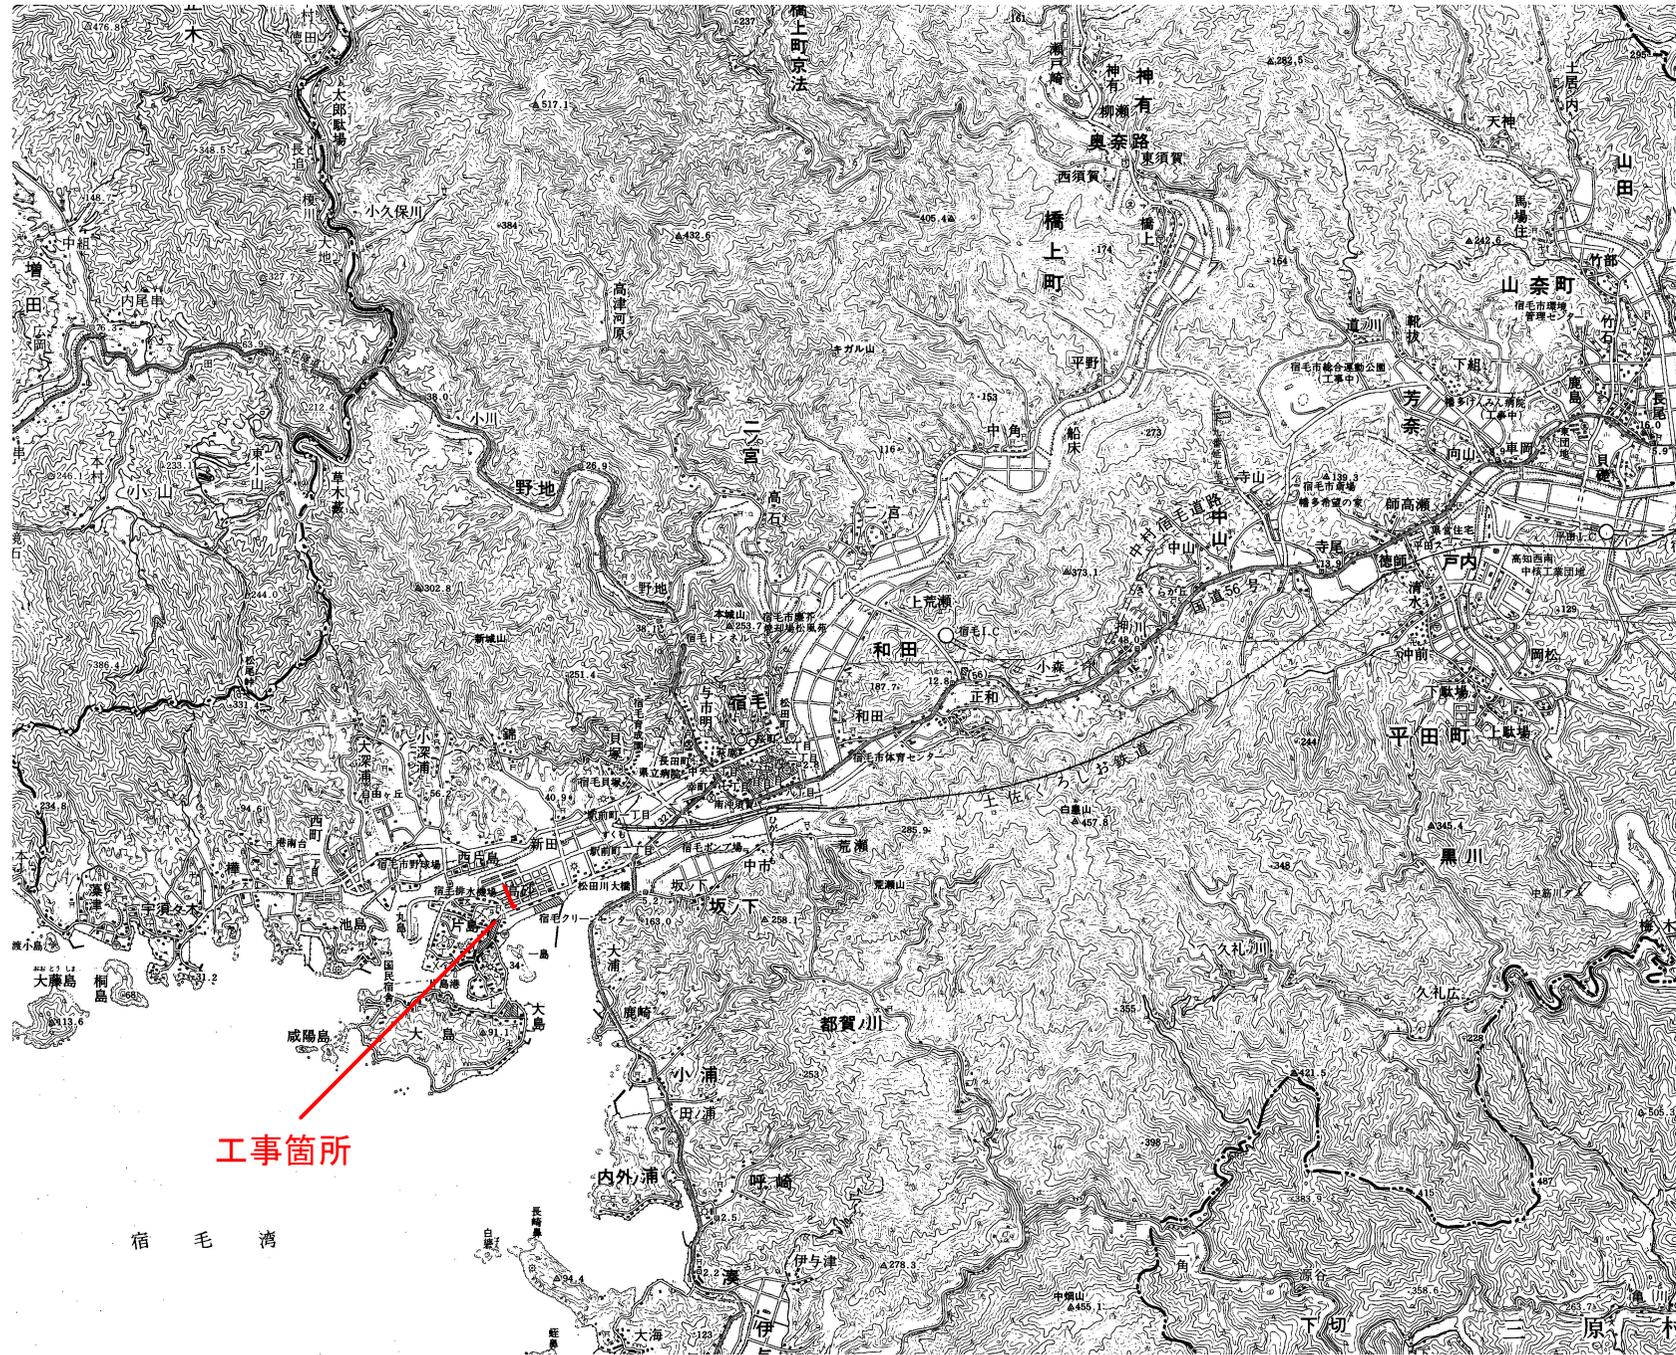


工事箇所

宿毛湾

高知県宿毛市			
工事種別	令和7年度 上水第4号 宿毛上水連市道高砂団地4号給配水管布設工事		
図面名称	位置図	縮尺	1:25,000
路線河川名	市道高砂団地4号線		
工事箇所	宿毛市高砂		
設計種別	実施設計		
事務所名	宿毛市役所 水道課	図面番号	1
会社名	オリジナル設計(株)		6


配管平面図 S=1:500

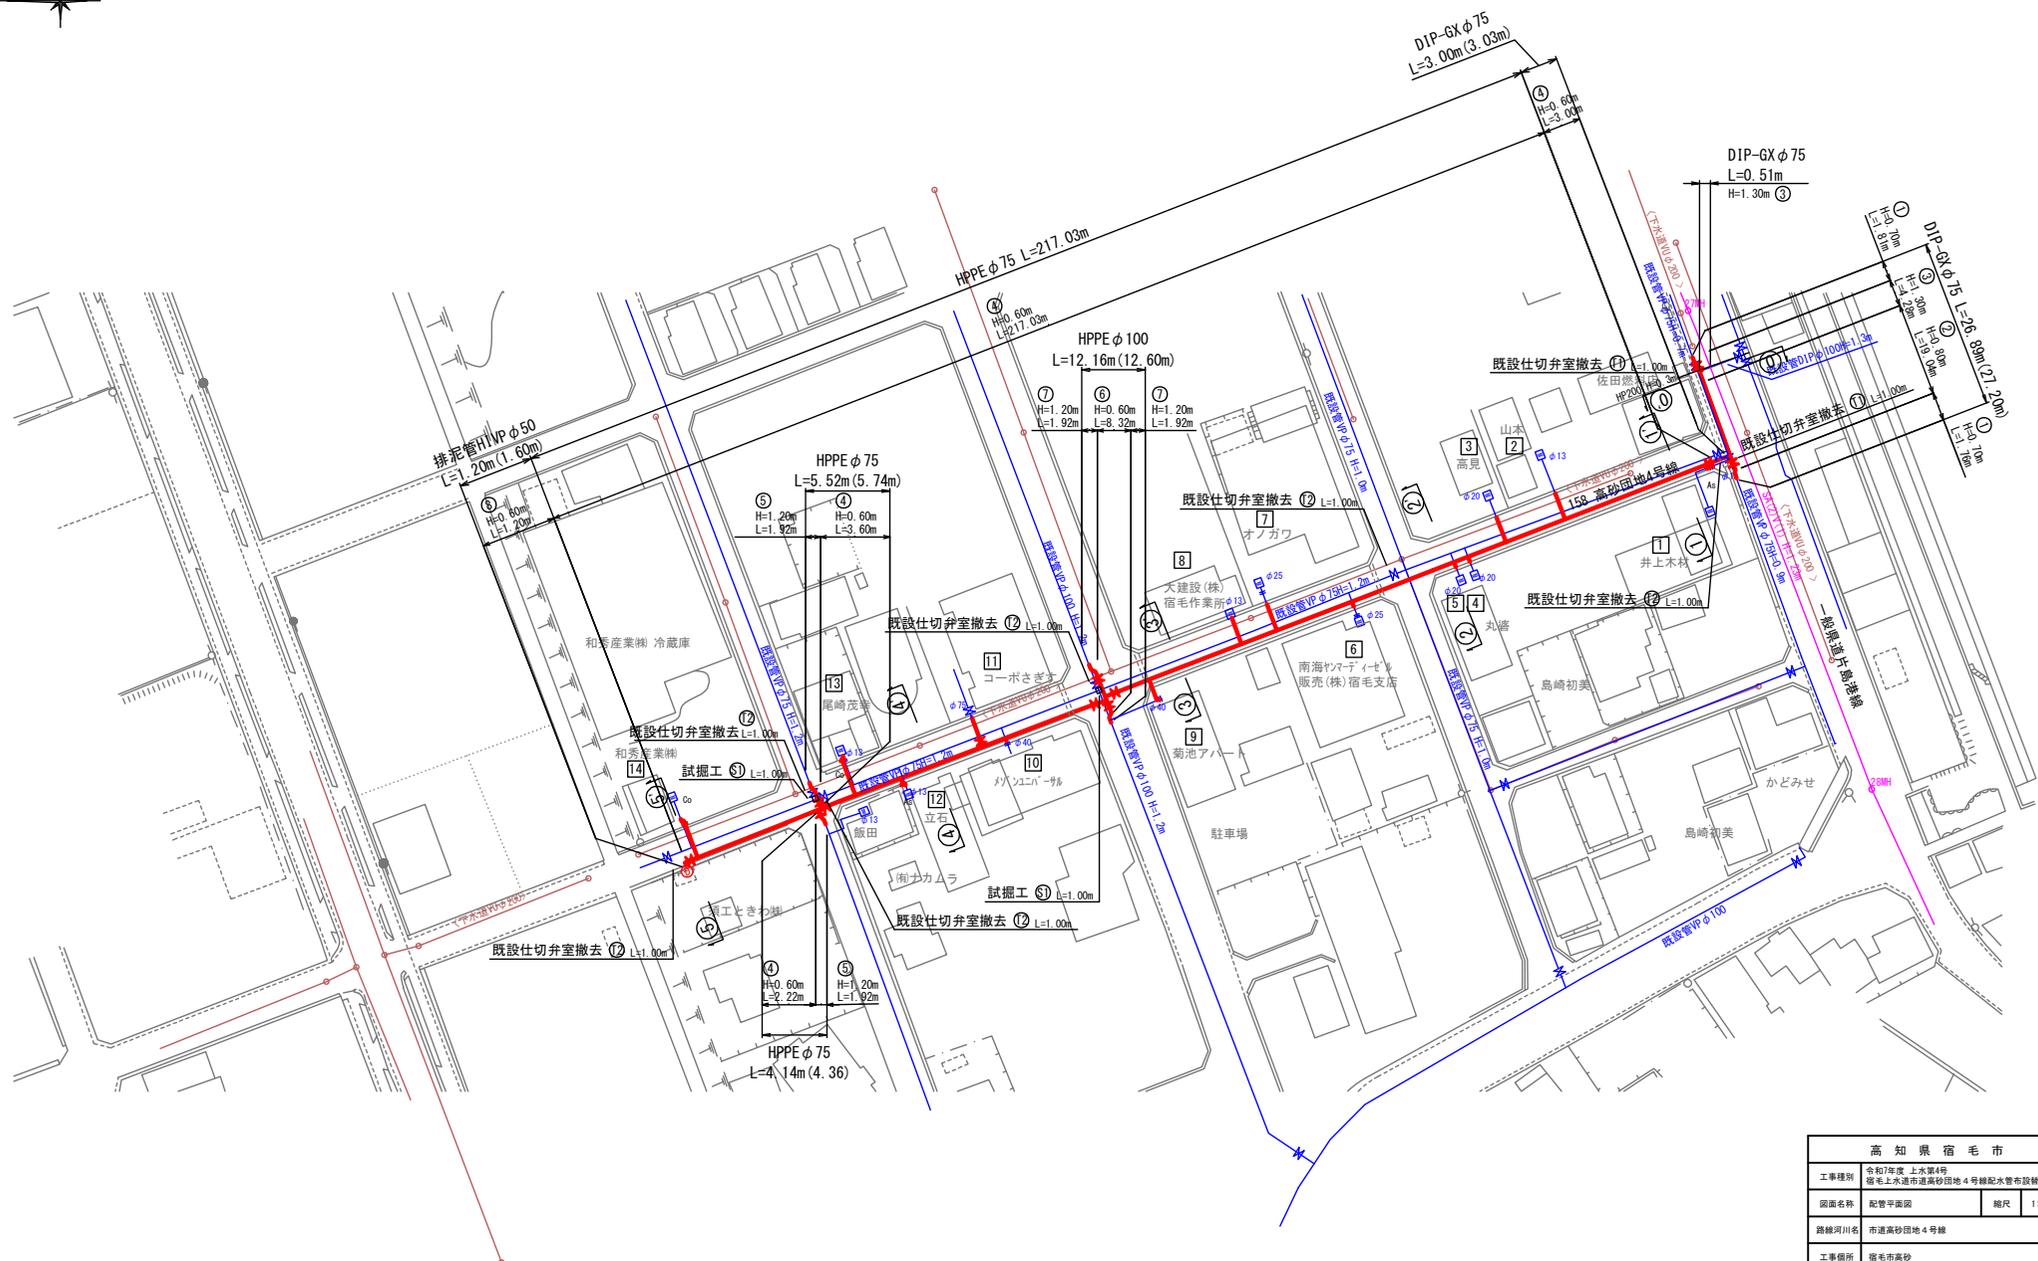


高知県宿毛市			
工事種別	令和7年度 上水第4号 宿毛上水道市道兼砂留地4号給配水管布設工		
図面名称	配管平面図	縮尺	1:500
路線河川名	市道高砂留地4号線		
工事種別	宿毛市高砂		
設計種別	実施設計	図面番号	2
事務所名	宿毛市役所 水道課	図面番号	6
会社名	オリジナル設計(株)		

横断図 S=1:100


②-②

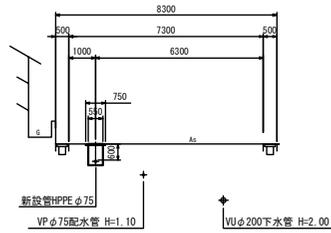


⑤-⑤

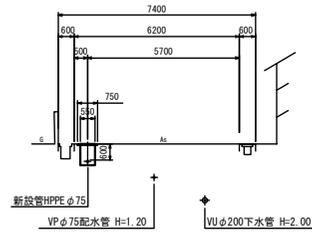


①-①

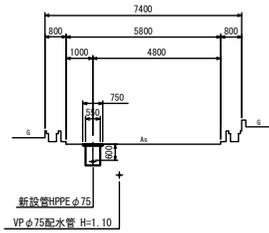


④-④

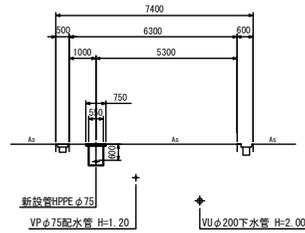

①-①

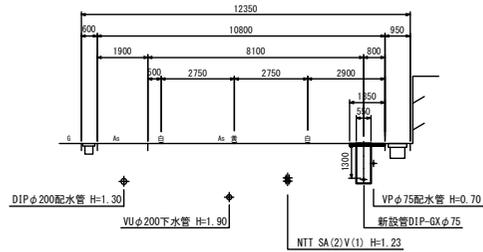


③-③

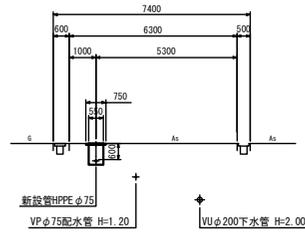






高知県宿毛市			
工事種別	令和7年度 上水第4号 宿毛上水道市道高砂団地4号給配水管布設替工事		
図面名称	横断図	縮尺	1:100
路線河川名	市道高砂団地4号線		
工事場所	宿毛市高砂		
設計種別	実施設計	図面番号	3
事務所名	宿毛市役所 水道課	図面番号	6
会社名	オリジナル設計(株)		

配管詳細図 Non Scale






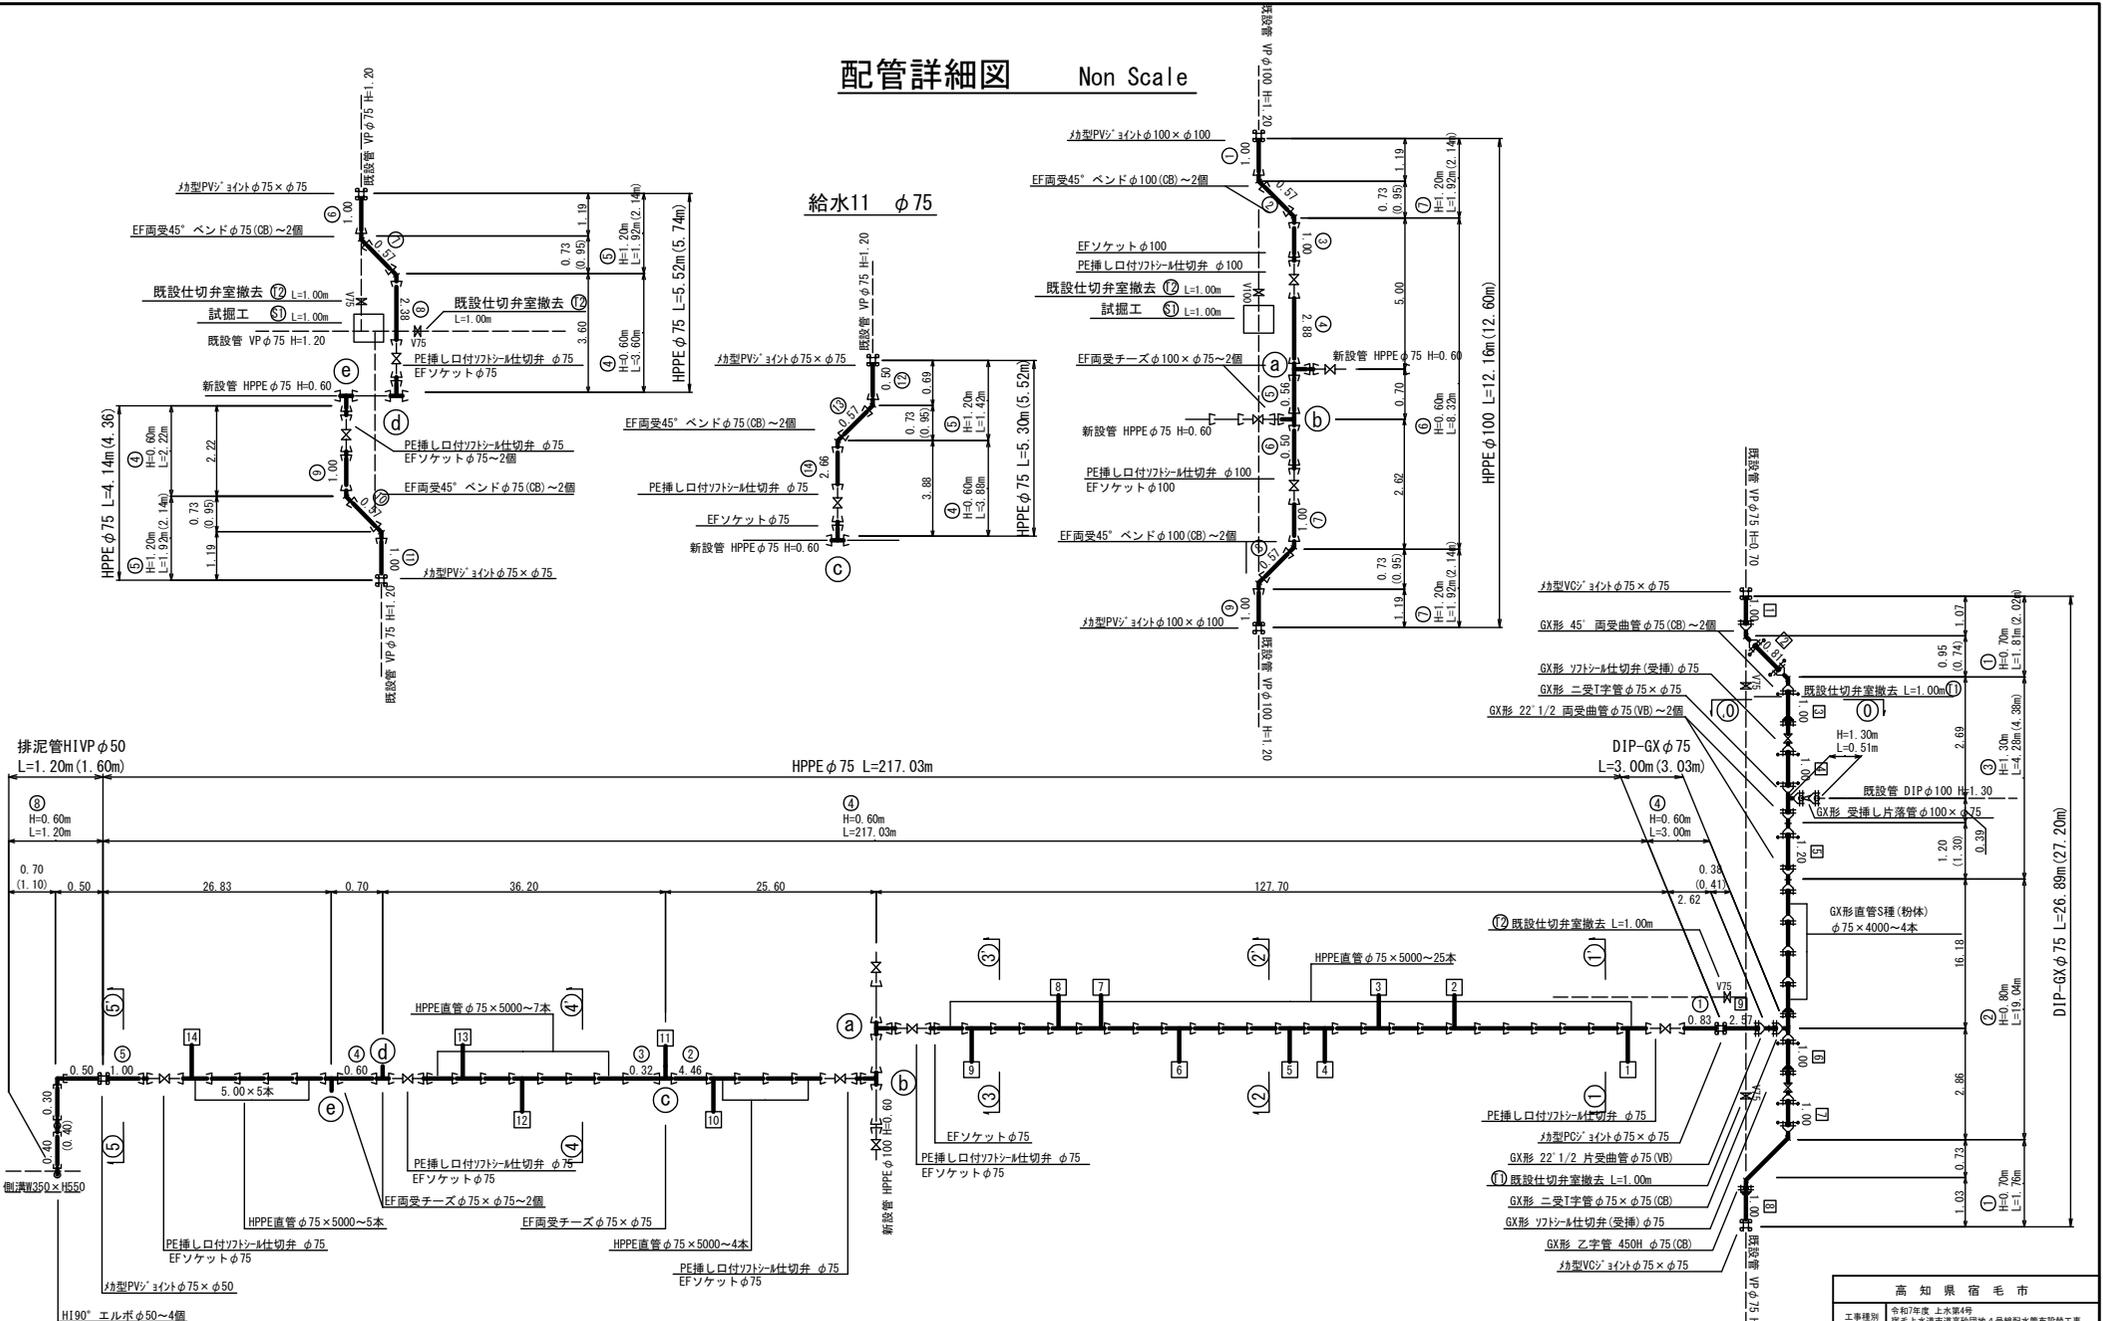


高知県宿毛市			
工事種別	令和年度 上水第4号 宿毛上水道事業砂田地4号補給水管布設工	図面名称	配管詳細図
図面名称	配管詳細図	縮尺	Non Scale
路線河川名	市道高砂団地4号線	工事種別	宿毛市高砂
設計種別	実施設計	設計者	高松建設株式会社
事務所名	宿毛市役所 水道課	図面番号	4 / 6
会社名	オリジナル設計 (株)		


 



標準掘削断面図 S=1:20

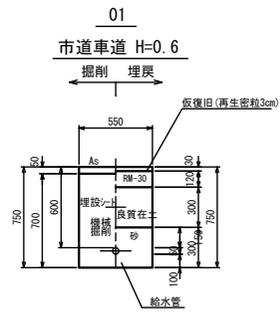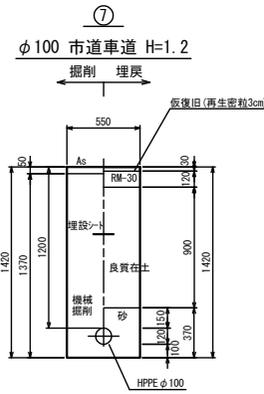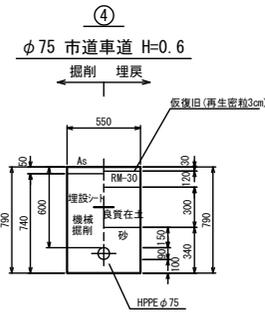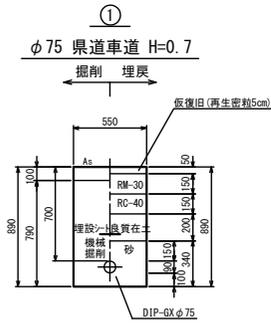

舗装本復旧図

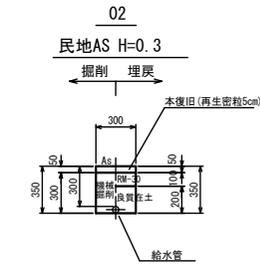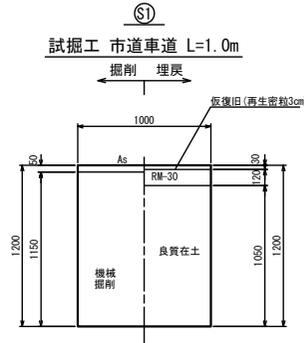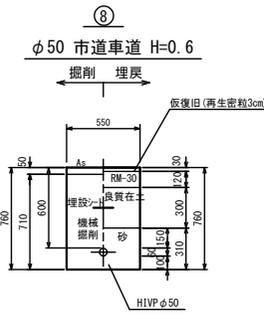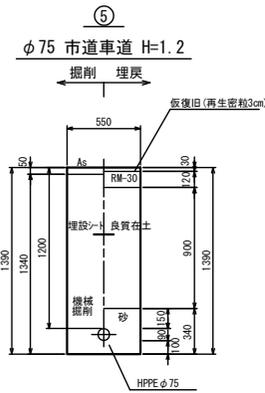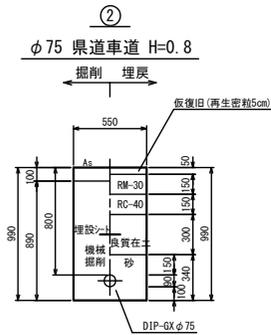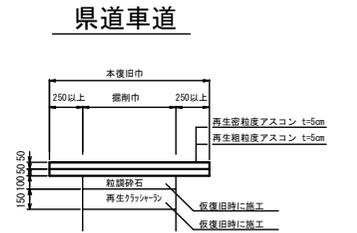

市道(車道)

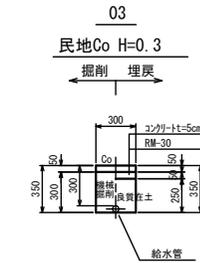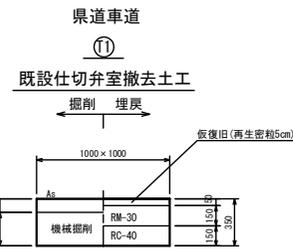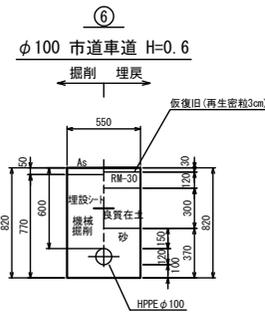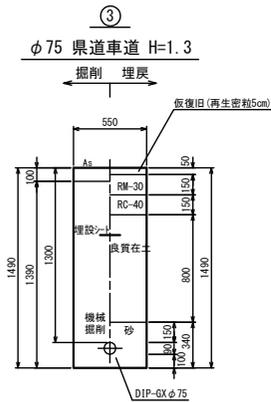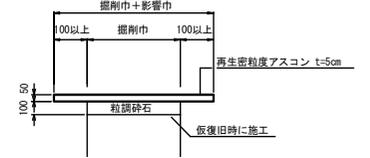

高知県宿毛市			
工事種別	令和7年度 上水第4号 宿毛市上水道事業砂留地4号給配水管布設替工事		
図面名称	標準掘削断面図	縮尺	1:20
路線河川名	市道高砂団地4号線		
工事場所	宿毛市高砂		
設計種別	実施設計	図面 番号	5 6
事務所名	宿毛市役所 水道課		
会社名	オリジナル設計(株)		


給水管切替図 Non Scale

給水管切替表

タイプ 1


給水2, 3, 4, 5, 6, 7, 8, 10

官民境界

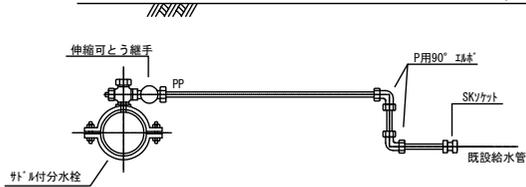


タイプ 2

給水12, 13, 14

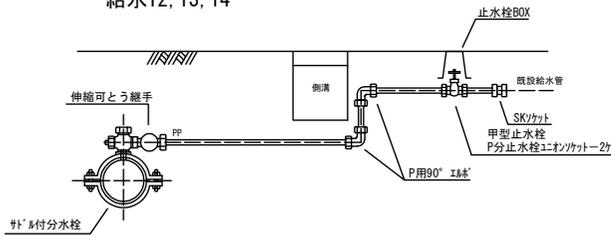

タイプ 3


給水1, 9

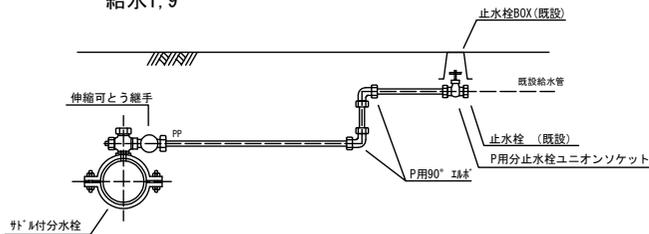


切替 番号	配水管 管理	配水管 口径 (φmm)	給水管 口径 (φmm)	量水器 口径 (φmm)	切替 m	延長 (m)	土工01	土工④	土工⑤	土工02	土工03	側溝幅	タイプ	メーター 番号	備 考
							市道車道 H=0.60	市道車道 H=0.60	市道車道 H=1.20	民地Aφ H=0.30	民地00 H=0.30				
1	HPPE	φ75	φ20	φ13	1.20	(1.50)	1.20						3	30-1617	
2	HPPE	φ75	φ20	φ13	4.80	(5.30)	4.80						1	A2-1544	
3	HPPE	φ75	φ20	φ20	6.30	(6.80)	6.30						1	30-1098	
4	HPPE	φ75	φ20	φ20	1.00	(1.50)	1.00						1	B-1072	
5	HPPE	φ75	φ20	φ20	1.00	(1.50)	1.00						1	B-1073	
6	HPPE	φ75	φ25	φ25	1.00	(1.60)	1.00						1	29-1012	
7	HPPE	φ75	φ25	φ25	5.30	(5.90)	5.30						1	28-5	
8	HPPE	φ75	φ20	φ13	5.30	(5.90)	5.30						1	22-255	
9	HPPE	φ75	φ40		2.60	(2.90)	1.00				1.00	0.60	3		
10	HPPE	φ75	φ40		1.00	(1.60)	1.00						1		
11	HPPE	φ75	φ75		5.30	(5.52)		3.88	1.42						
12	HPPE	φ75	φ20	φ13	2.00	(2.30)	1.00			0.50		0.50	2	30-1482	
13	HPPE	φ75	φ20	φ13	6.90	(7.20)	5.30				1.00	0.60	2	30-1481	
14	HPPE	φ75	φ20	φ13	7.30	(7.60)	5.70				1.00	0.60	2	29-1503	

弁栓室構造図 S=1:10


仕切弁 φ75 H=1.3用

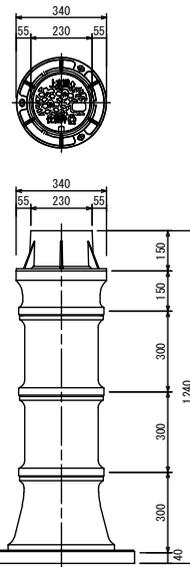

仕切弁 φ75 H=0.8用

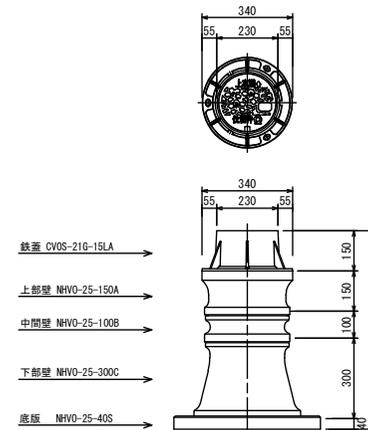

仕切弁 φ100, φ75 H=0.6用

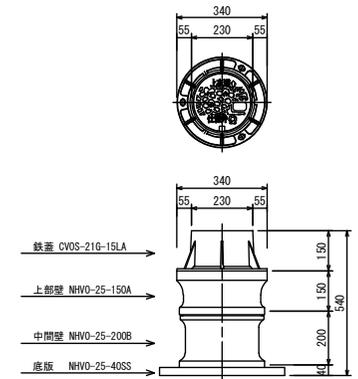

高知県宿毛市			
工事種別	令和7年度 上水第4号 宿毛上水道市道高砂団地4号給配水管布設替工事		
図面名称	給水管切替図 弁栓室構造図	縮尺	Non Scale 1:10
路線河川名	市道高砂団地4号線		
工事場所	宿毛市高砂		
設計種別	実施設計		
事務所名	宿毛市役所 水道課	図面 番号	6
会社名	オリジナル設計 (株)		6